

仕 様 書

件名 中学校給食用備品(オープン等)の購入

No.	品名・銘柄等	規格・品番号等	数量	納品場所
1	オープン	ガススチームコンベクションオープン 参考型式:CSX-IG102-TC 外形寸法 W1120×D925×H1670mm以内 オープン庫内有効寸法:W642×D785×H749mm ガス種:13A 電源:単相100V、50/60Hz ホテルパン仕様(棚ピッチ68mm)、カート仕様 シートパン収納枚数:1/1GN 20枚 キャリー2台、カート2台、架台付属 付属品 軟水器1台、耐熱手袋1組、スプレーガン1個、専用洗剤1個 万能波型焼物トレイ 56001 20枚 その他、別添図面参照 ※搬入設置費用・給排水及びガス接続費用・旧品撤去費用含む。 ※旧品が設置されている場所に入替で本製品を設置すること。	1	第五中
2	オープン	ガススチームコンベクションオープン 参考型式:CSX-IG102-TC(特) 外形寸法:W1120×D925×H1670mm オープン庫内有効寸法:W642×D785×H749mm ガス種:13A 電源:単相100V、50/60Hz ラックシートパン仕様(棚ピッチ65mm)、カート仕様 シートパン収納枚数:650×450mm 10枚 キャリー1台、カート2台、架台付属 付属品 軟水器1台、耐熱手袋1組、スプレーガン1個、専用洗剤1個 その他、別添図面参照 ※搬入設置費用・給排水及びガス接続費用・旧品撤去費用含む。 ※旧品が設置されている場所に入替で本製品を設置すること。	1	小金南中
3	キャリーカート	CSI2-G10B-TC用 キャリー、カート一式	1	栗ヶ沢中

- 納品期限 令和7年12月24日
- 納品にあたっては、設置・電気設備・ガス接続・給排水接続・事後処理等がある場合、給食調理場であることを考慮し、誠実に履行すること。搬入据付の終了後、機器が正常に作動するか確認するため、試運転を実施すること。
- 搬入設置にあたり児童・生徒、職員並びに通行者、近隣の安全等に対し、万全の注意を払うこと。
なお、搬入又は納品中に学校及び第三者に損害を与えた場合は、受託者がその責めを負わねばならない。
- 納入日等については、事前に学校と協議の上行うこと。また、納入日が決定した際には、学校と学校財務課へ連絡すること。
- 納品の際は、社員証等、身分を証明できるものを持参すること。納品後、学校の栄養職員に確認印・受領印を必ずもらうこと。
- 納品・設置終了後、使用方法・操作方法等の説明を学校栄養職員及び給食調理員に行うこと。
- 無償保証期間は納品日から1年間とすること。
- 学校に入る際は検温等の健康観察を行い、発熱や咳、倦怠感等の症状がある者は業務を控えること。
- 同等品受付可とする。形状・材質については規格品と同一とし、製品性能については上記仕様を全て満たすこと。
その際は、カタログ・図面等を提出し、図面・仕様書と性能に差異がある場合は記載やマークすること。
同等品確認期限は別紙記載のとおりとする。
- 設置前、設置中、設置後の様子を写真に撮り、学校財務課へ提出すること。
- この仕様書の定めのない事項又は、この仕様書に疑義が生じた場合については、協議の上定めるものとする。

注) 1.仕様及び外観を改良のため、予告なく変更することがあります。

2.設置条件について

可燃物からの距離距離 (cm)			
上方	側方	前方	後方
フード 20以上			15以上

場所、電源等は、取扱説明書・設置工事説明書に従って正しく行って下さい。

3.給水装置性能基準適合品です。

4.架台高さ450mmを基準とし、本体水平出しを行って設置して下さい。







間接配管にすることで
機器の故障を防ぎます
(その際、間接排水部からの蒸気が
機器本体へ当たらない位置へ設置が必要です)

機器本体



コード長さ
器具外3.2m

オープン燃焼排気口

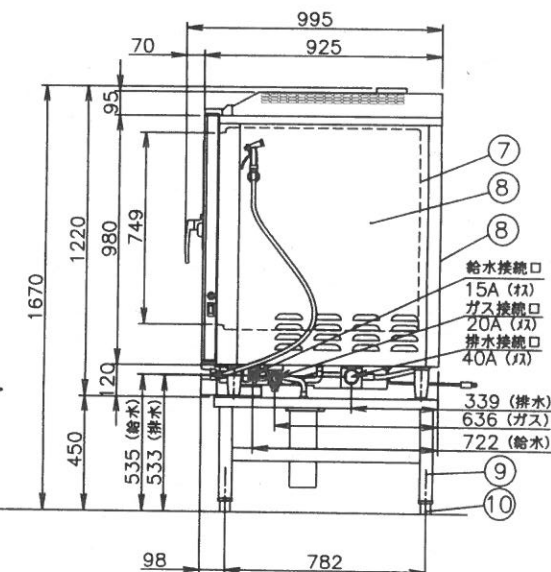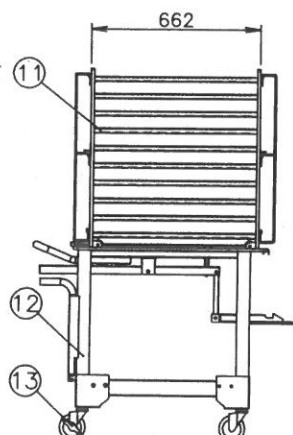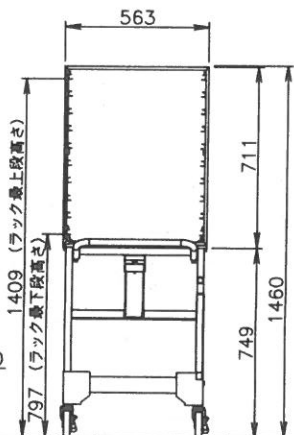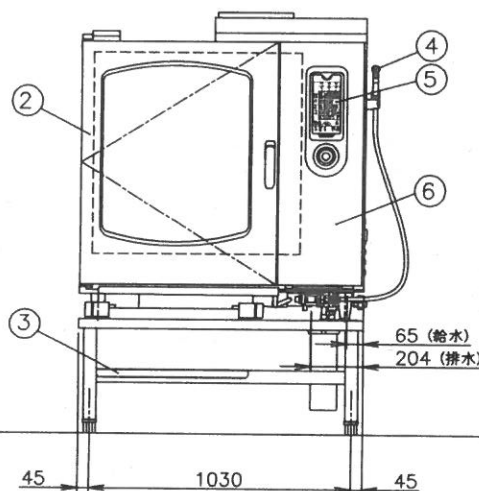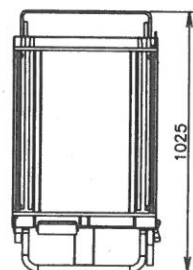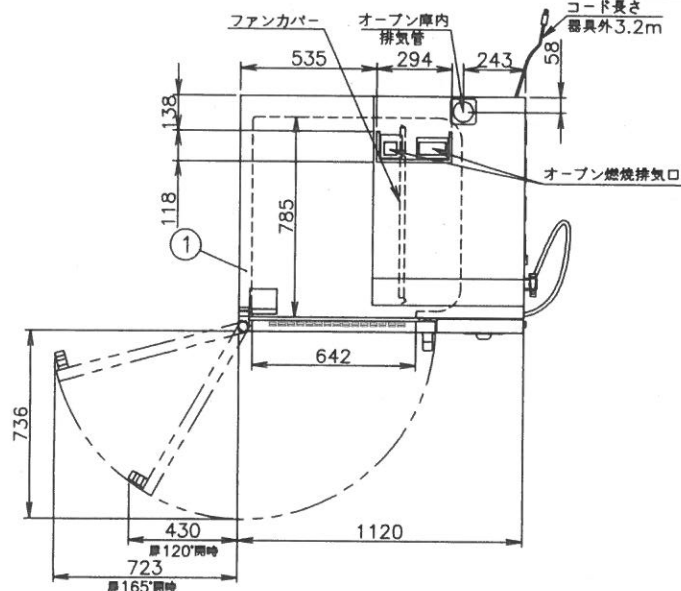

標準付属品		専用軟水器 (1)、耐熱手袋 (1セット) 液体洗剤 (1)、液体洗剤用スプレー (1) 排水部材セット (1)、キャリー (1)	
専用付属品		給水接続管 (2)、軟水器固定板 (1)	
No	品名	材質	備考
1	外装 (上)	SUS430 t1.0	No.4
2	扉化粧板	SUS304 t0.8	No.4
3	下棚スノコ	SUS430 t1.0	1枚
4	洗浄ノズル		
5	コントロール操作及び表示部		
6	コントロール化粧板	SUS304 t1.0	No.4
7	オープン庫内壁	SUS304 t1.0	
8	外装 (横、後)	SUS430 t0.8	No.4
9	脚パイプ	SUS304 t1.5	50角パイプ
10	調節脚	SUS304他	4ヶ所
11	キャリー	SUS304	
12	カート	SUS304	(別売品)
13	キャスター	ウレタン	

寸法 (mm)	外形	1,120(W)	925(D)	1,670(H)
	庫内有効	642(W)	785(D)	749(H)
接続	ガス	20A		
	給水	15A	適用水圧 0.2~0.75MPa	
	排水	40A	100℃以上耐熱材	
	電気	三相 100V 50/60Hz	接地付きコンセント (㉔)	漏電ブレーカは本機専用で30mA 15A
ガス消費量	13Aガス	37.2kW (32,000kcal/h)		
	LPガス	37.2kW (2.66kg/h)		
定格消費電力		800W		
温度調節範囲	ホット	30~300℃		
	スチーム	50~130℃		
	コンビ	30~250℃		
安全装置		立消え安全装置 (フレームロッド式) 庫内異常過熱防止装置 (液膨張式)		
構造		庫内と熱交換部はファンカバーにて仕切りあり 庫内加熱方式: 熱交換パイプによる間接加熱方式		
本体重量		265kg		
ホテルパン収納枚数		1/1GN 20枚 (ピッチ68)		
ラックサポート総耐荷重		100kg (1段あたり最高30kgまで)		
芯温センサ		標準付属: 3点感知		

現場名

松戸市立第五中学校

名称 ガススチームコンベクションオープン

型式 CSX-IG102-TC

縮尺 1:20 (A3)

日付 2024/2/7

変更記事

仕様変更

整理No.

CSX-IG102-TC

注) 1.仕様及び外観を改良のため、予告なく変更することがあります。




2.設置条件について

可燃物からの離隔距離 (cm)			
上方	側方	前方	後方
フード 20以上	15以上	15以上	15以上




場所、電源等は、取扱説明書・設置工事説明書に従って正しく行って下さい。
3.給水装置性能基準適合品です。

4.架台高さ450mmを基準とし、本体水平出しを行って設置して下さい。

 間接配管にすることで
機器の故障を防ぎます
(その際、間接排水部からの蒸気が
機器本体へ当たらない位置へ設置が必要です)

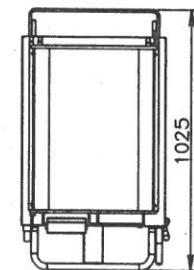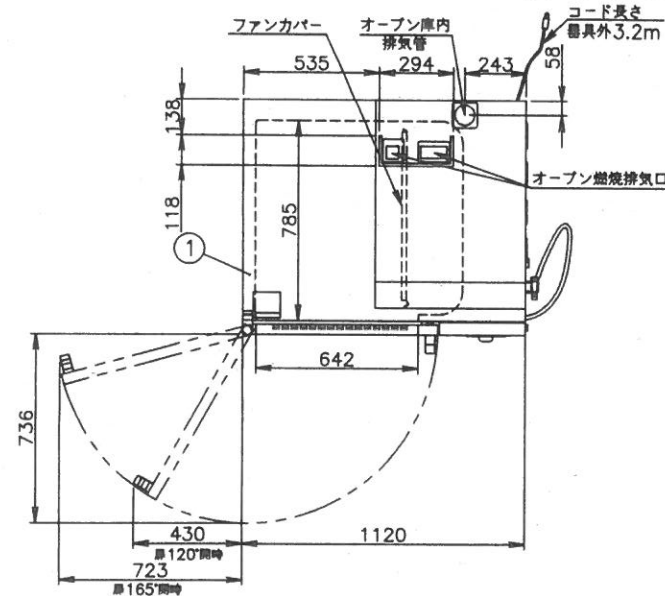

特注：ラックシートパン仕様
(棚ピッチ65mm)

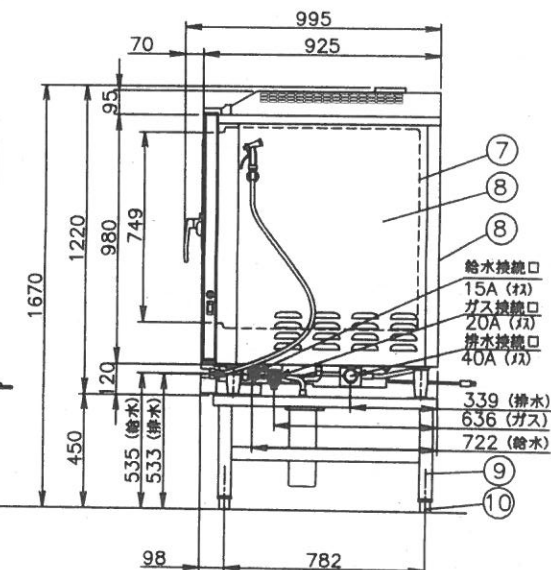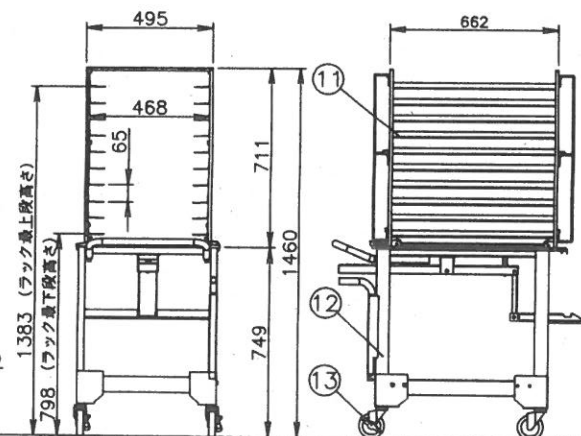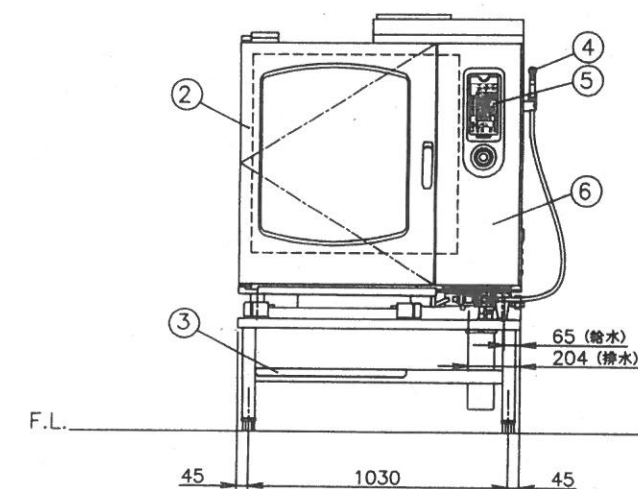

標準付属品		専用軟水器 (1)、耐熱手袋 (1セット) 液体洗剤 (1)、液体洗剤用スプレー (1) 排水部材セット (1)、キャリア (1)	
専用付属品		給水接続管 (2)、軟水器固定板 (1)	
No	品名	材質	備考
1	外装 (上)	SUS430 t1.0	No.4
2	扉化粧板	SUS304 t0.8	No.4
3	下棚スノコ	SUS430 t1.0	1枚
4	洗浄ノズル		
5	コントロール操作及び表示部		
6	コントロール化粧板	SUS304 t1.0	No.4
7	オープン庫内壁	SUS304 t1.0	
8	外装 (横、後)	SUS430 t0.8	No.4
9	脚パイプ	SUS304 t1.5	50角パイプ
10	調節脚	SUS304他	4ヶ所
11	キャリア	SUS304	
12	カート	SUS304	(別売品)
13	キャスター	ウレタン	

寸法 (mm)	外形	1,120(W)	925(D)	1,670(H)
	庫内有効	642(W)	785(D)	749(H)
接続	ガス	20A		
	給水	15A		適用水圧 0.2~0.75MPa
	排水	40A		100℃以上耐熱材
	電気	単相 100V 50/60Hz 接地付きコンセント (※) 漏電ブレーカは本機専用で30mA 15A		
ガス消費量	13Aガス	37.2kW (32,000kcal/h)		
	LPガス	37.2kW (2.66kg/h)		
定格消費電力		800W		
温度調節範囲	ホット	30~300℃		
	スチーム	50~130℃		
	コンビ	30~250℃		
安全装置		立消え安全装置 (フレームロッド式) 庫内異常過熱防止装置 (液膨張式)		
構造		庫内と熱交換部はファンカバーにて仕切りあり 庫内加熱方式：熱交換パイプによる間接加熱方式		
本体重量		265kg		
シートパン収納枚数		650×450mm 10枚		
ラックサポート総耐荷重		100kg (1段あたり最高30kgまで)		
芯温センサ		標準付属：3点感知		

現場名

松戸市立小金南中学校

名称 ガススチームコンベクションオープン

型式 CSX-IG102-TC (特)

縮尺 1:20 (A3)

日付 2024/2/7

変更記事


仕様変更

整理No.


CSX-IG102-TC シートパン

No	品 名	材 質	備 考
1	キャリア	SUS304	65mmピッチ10段
2	カート	SUS304	
3	キャスター	ナイロン	


注) 1.SCALEは1/20。(この用紙サイズがA3の場合の尺度です。)
 2.仕様及び外観を改良のため、予告なく変更することがあります。
 3.ガス機器を設置する際は可燃構造壁から側面20cm以上、背面15cm以上、上面100cm以上の離隔距離を確保し、床は不燃構造として下さい。

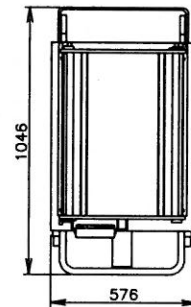

特注：シートパン仕様

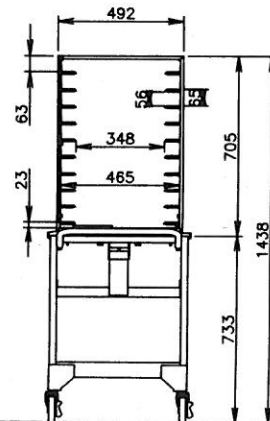

F.L.

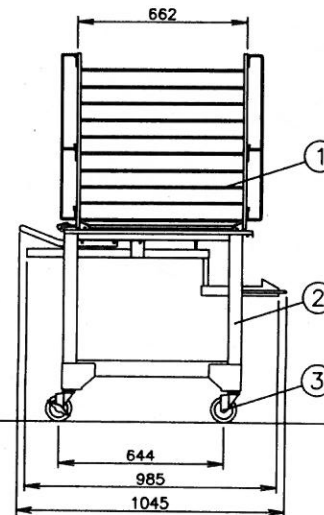

現場名

栗ヶ沢中

名称

CS12-G・E10B用カート・キャリア

縮尺 1/20

変更記事

整理No.

型式

CS12-10B用カート・キャリア (特)

日付 2025/5/12

CS12-250512-K2