

仕 様 書




件名 中学校給食用備品（フライヤー等）の購入

番号	品名・銘柄等	規格・品番号等	数量	納品場所
1	ガス丸型フライヤー	参考型式：FGSHT-75-1 外形寸法：W750×D750×H800mm ガス接続口：15A サーモスタット付であること 付属品：フライヤーカゴ（荒目・細目 各3点ずつ） 排油パイプカバー丸棒付 1点 すくい網 1本 その他、別添図面参照 ※設置費用・ガス接続費用、旧品撤去費用を含む ※旧品が設置してある場所に入替で設置すること ※ガス接続は給食施設であることを考慮し、適切な処理を行うこと	1	小金北中
2	炊飯器	参考型式：RMG-154（ガス式立体炊飯器）または LGH-150（ガス立体炊飯器） 外形寸法：別添図面のとおり 付属品：テフロン仕様 釜8個、蓋8個 その他、別添図面参照 ※設置費用、ガス設備工事費、既存品撤去費用を含む。 ※旧品が設置されている場所に入替で本製品を設置すること。	2	小金中
3	ドライ仕様移動台	外形寸法：W900×D750×H800mm その他、別添図面参照 ※設置費用、旧品撤去費用を含む	1	第六中
4	ドライ仕様移動台	外形寸法：W1200×D750×H600mm その他、別添図面参照 ※設置費用、旧品撤去費用を含む	1	栗ヶ沢中
5	移動台	外形寸法：W1200×D600×H600mm その他、別添図面参照 ※設置費用、旧品撤去費用を含む	1	常盤平中

- 納品期限 令和9年3月31日
- 同等品受付可とする。形状・材質・性能については規格品と同等とすること。
その際は、カタログ・図面等を提出し、図面・仕様書と性能に差異がある場合は記載やマークをしたうえで、
松戸市教育委員会学校財務課学校給食担当室の確認を事前に受けること。
同等品確認期限は別紙記載のとおりとする。
- 納品にあたっては、設置・電気設備・ガス接続・給排水接続・事後処理等がある場合、給食調理場であることを考慮し、
適切に履行すること。
- 搬入設置にあたり児童・生徒、職員並びに通行者、近隣の安全等に対し、万全の注意を払うこと。
なお、搬入又は納品中に学校及び第三者に損害を与えた場合は、受託者がその責めを負わねばならない。
- 納入日等については、事前に学校と協議の上行うこと。また、納入日が決定した際には、学校と学校財務課学校給食担当室へ
連絡すること。
- 納品の際は、社員証等、身分を証明できるものを持参すること。納品後、学校の担当職員に確認印・受領印を必ずもらうこと。
- 設置前、設置中、設置後の様子を写真に撮り、学校財務課へ提出すること。
- 納品・設置終了後、使用方法・操作方法等の説明を学校栄養職員及び給食調理員に行うこと。
- 無償保証期間は納品日から1年間とすること。
- 学校に入る際は検温等の健康観察を行い、発熱や咳、倦怠感等の症状がある者は業務を控えること。
- この仕様書の定めのない事項又は、この仕様書に疑義が生じた場合については、協議の上定めるものとする。

学校連絡先一覧表

No	学校名	郵便番号	住所	電話	FAX
1	松戸市立第一中学校	271-0076	松戸市岩瀬587番地	047-363-4171	047-364-2655
2	松戸市立第二中学校	271-0093	松戸市小山685番地	047-363-7205	047-364-6732
3	松戸市立第三中学校	271-0051	松戸市馬橋2080番地	047-341-5195	047-345-0179
4	松戸市立第四中学校	270-2218	松戸市五香西1丁目6番地の1	047-387-5311	047-386-9176
5	松戸市立第五中学校	270-2222	松戸市高塚新田380番地	047-391-2110	047-391-8637
6	松戸市立第六中学校	270-2252	松戸市千駄堀1341番地	047-343-1208	047-345-0209
7	松戸市立小金中学校	270-0032	松戸市新松戸北2丁目16番地の11	047-341-0646	047-345-0296
8	松戸市立常盤平中学校	270-2261	松戸市常盤平7丁目25番地	047-387-4611	047-386-9182
9	松戸市立栗ヶ沢中学校	270-0021	松戸市小金原9丁目25番地	047-341-5178	047-345-0459
10	松戸市立六実中学校	270-2203	松戸市六高台5丁目166番地の1	047-388-1190	047-386-9329
11	松戸市立小金南中学校	270-0016	松戸市小金清志町1丁目16番地の1	047-342-1061	047-345-0538
12	松戸市立古ヶ崎中学校	271-0068	松戸市古ヶ崎2515番地の1	047-366-0420	047-364-7166
13	松戸市立牧野原中学校	270-2218	松戸市五香西4丁目39番地の1	047-384-3021	047-386-9389
14	松戸市立河原塚中学校	270-2254	松戸市河原塚190番地	047-391-6161	047-391-8669
15	松戸市立根本内中学校	270-0021	松戸市小金原1丁目30番地	047-343-1268	047-345-0623
16	松戸市立新松戸南中学校	270-0035	松戸市新松戸南2丁目124番地	047-344-0188	047-345-0626
17	松戸市立金ヶ作中学校	270-2251	松戸市金ヶ作341番地の15	047-384-3171	047-386-9529
18	松戸市立和名ヶ谷中学校	270-2232	松戸市和名ヶ谷1338番地の1	047-391-1818	047-391-8708
19	松戸市立旭町中学校	271-0043	松戸市旭町1丁目150番地	047-342-3651	047-345-0725
20	松戸市立小金北中学校	270-0001	松戸市幸田206番地	047-348-5700	047-345-0729

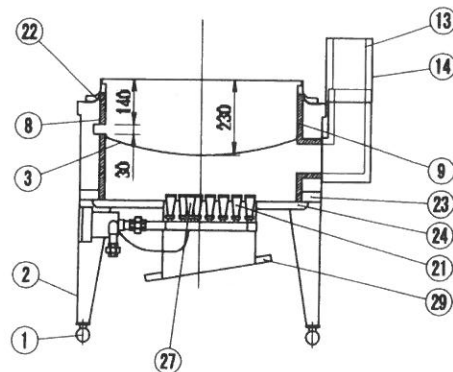
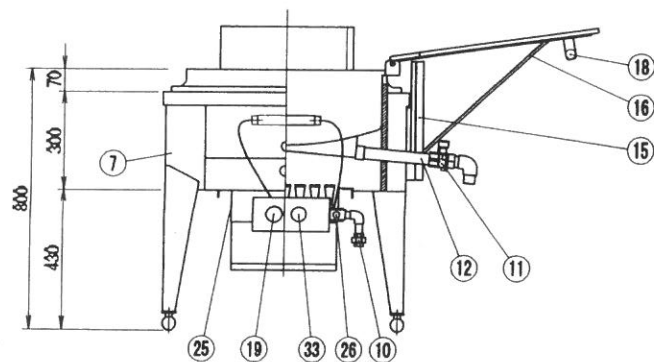
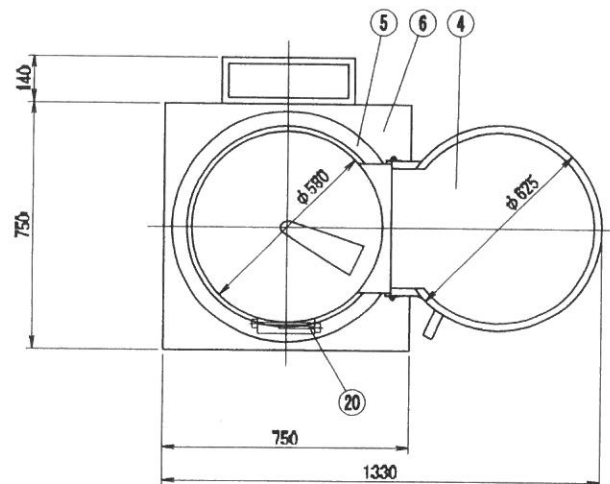


NO	品名	摘要
1	アジャストボール	SUS430
2	膜	SUS430 t1.5
3	膜	SPCC t2.3
4	膜	SUS430 t1.0
5	フランジ	SUS430 t1.0
6	甲板	SUS430 t1.0
7	化酸板	SUS430 t0.8
8	本体円筒	ポンデ鋼板 t1.2
9	断熱材	ブランケット スーパーウールマット
10	ガス入口	15A
11	調整ボールバルブ	25A
12	調整パイプ	SUS304
13	調整管	ポンデ鋼板 t1.6
14	調整管カバー	SUS430 t0.8
15	丸棒スライド	SUS430 t1.0
16	固定支柱	SUS430 φ8
17		
18	調整手	ステン板 ペークライト
19	ガス漏検安全制御ユニット	京岸ロバートショウ 90~220℃
20	サーモ・感温棒	
21	バーナー	SUS製 メッセルバーナー
22	膜リング	ポンデ鋼板 t1.6
23	化酸板補強	13×30×30
24	本体円筒受け	13×30×30
25	バーナー端	ポンデ鋼板 t1.6
26	ハイカット	250℃
27	パイロットバーナー	
28		
29	反射板	SUS430 t1.0
30		
31		
32		
33	点火ツマミ	

ガス消費量：(33.7kW)29,000kcal/h

小金北中学校

名称	ガス丸型フライヤー (自動点火、立ち消え安全装置付き)	型式	FGSHT-75-1	縮尺	A3=1/15
仕様		寸法	750×750×800	製図	2018.05.17

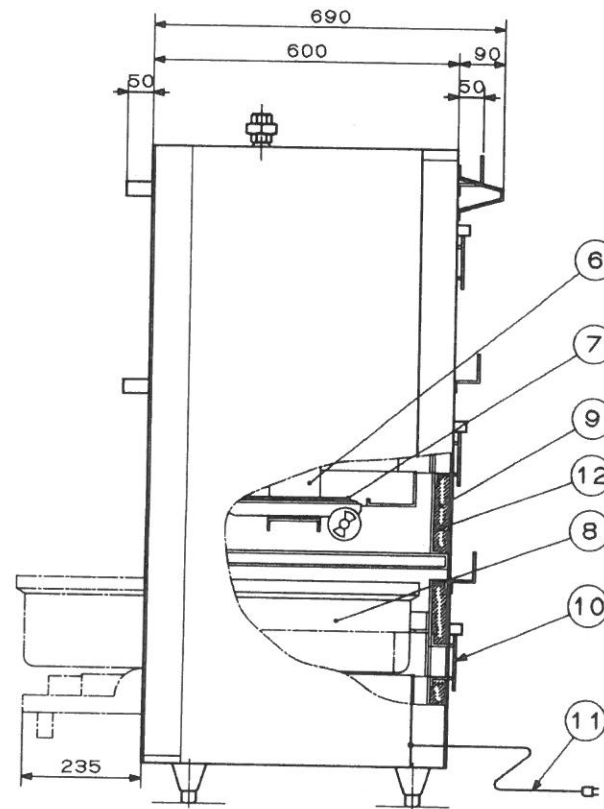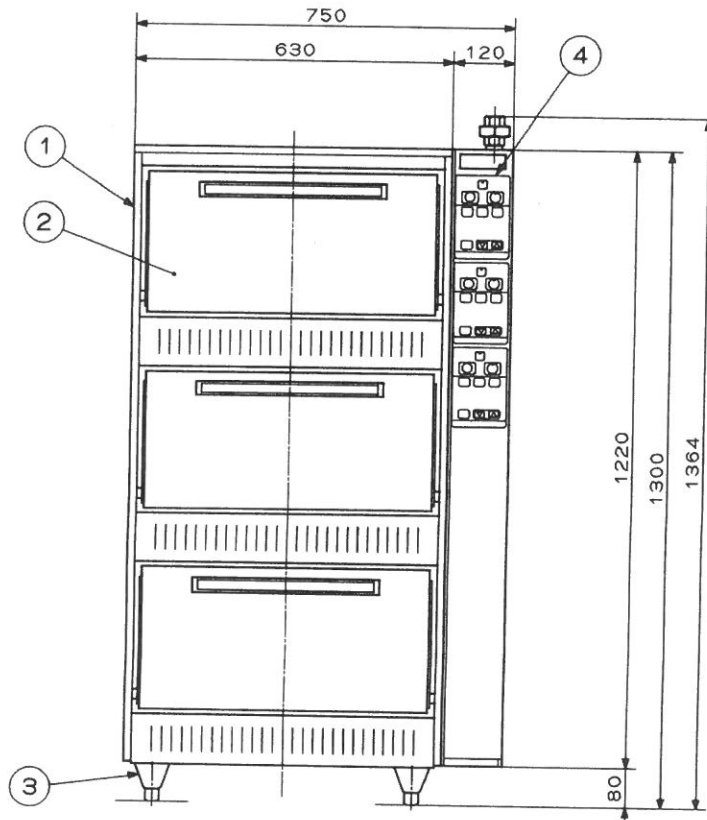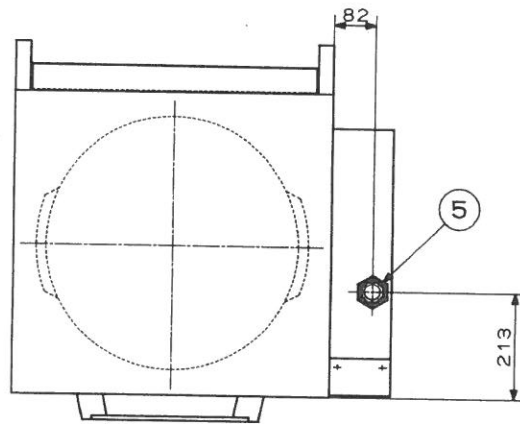

No. _____

No	名 称	数	備 考
1	外板	1	SUS430
2	酸化被板	3	SUS430
3	脚	4	SUS304
4	操作パネル	3	
5	ガス接続口	1	25A
6	感知部	3	サーミスタ感知方式
7	メインバーナ	3	FC200
8	炊飯釜	3	アルミ製物
9	断熱材	1	グラスウール t50
10	防塵扉	3	
11	電源コード	1	2.5m 接地2P
12	内板	1	

ガス種別	LPガス用/都市ガス 13A用
ガス消費量	30.3kW
電源	単相 100V
定格周波数	50/60Hz
定格消費電力	0.043kW
質量	195kg

小金中学校

記 事
製品改良のため、許可無く仕様変更することがあります。

機 種

設 置

年.月.日
2017/10/02

縮 尺
1 : 10

名 称

RMG-154
ガス式立体炊飯器

※耐震金具付き



製品コード

57536-07_

台 数

図 番

KC57536-0-1-1

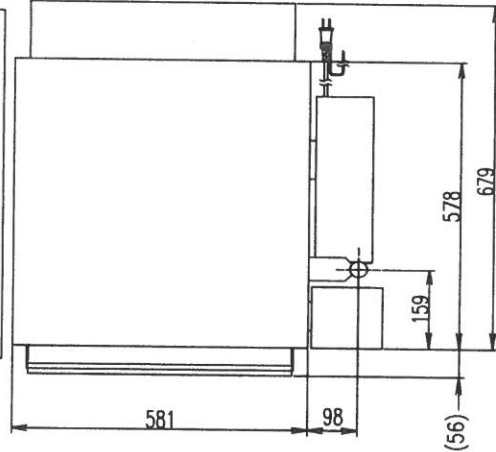
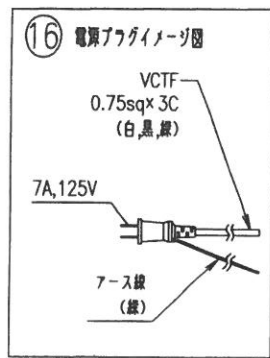


特徴

- 1.白米、雑米、おかゆの炊飯を行います。
- 2.名炊飯時間により炊き込み御飯（ケチャップライス等）が行えます。
- 3.炊飯開始時間の予約が可能（24時間タイマー）。

仕様

- ガス消費量 : LPG : 31.4kW(2.25kg/h)
CG : 31.4kW(27,000kcal/h)
- 炊飯能力/回 : 7kg(精白米)/1段
- 電源 : AC100V 50/60Hz
- 電気消費量 : 50W
- 安全装置 : 立消安全装置、異常過熱防止装置
- 点火方式 : イグナイターダイレクト着火
- 温度制御 : ダブルサーミスタ

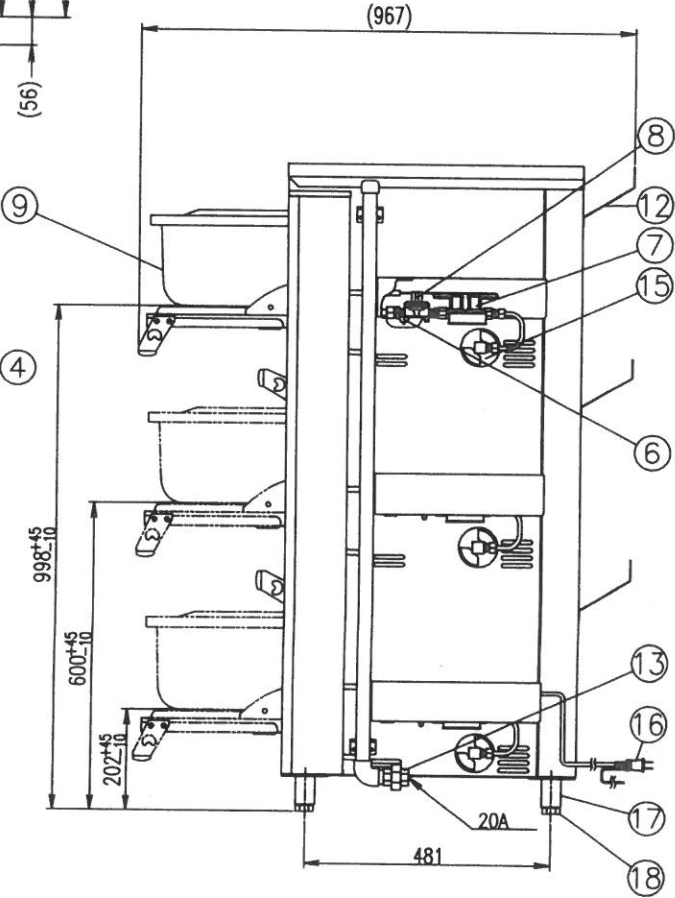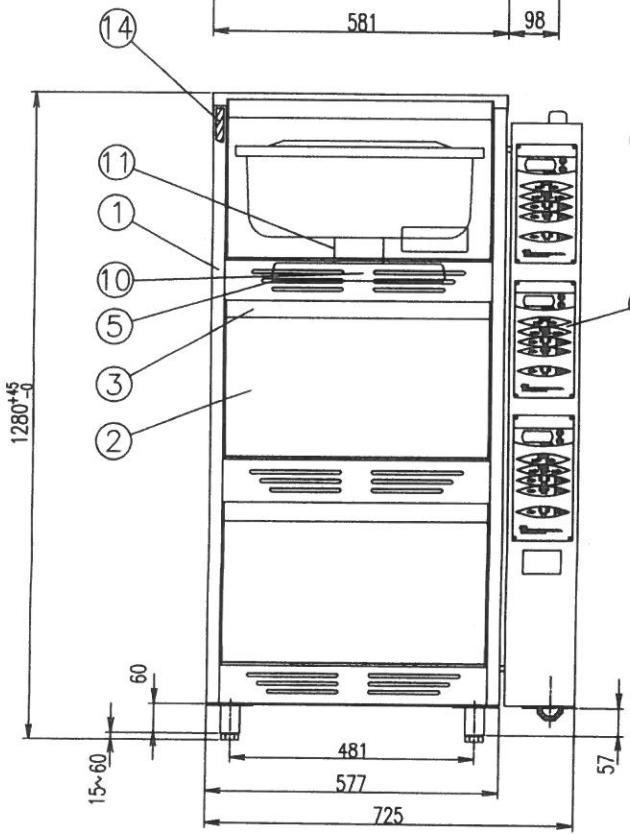

符号	品名	材質	個数	備考
1	外板	SUS,アルタイト	1	
2	前扉	SUS	3	
3	前扉取手	SUS,樹脂	3	
4	操作パネル		3	
5	立消安全装置		3	
6	異常過熱防止装置		3	
7	電磁弁	ADC 12	3	
8	ガバナー	ADC 12	3	
9	食缶(蓋付き)	AC(SUS)	3	
10	バーナー	FC	3	
11	サーモ台	SUS他	3	
12	排気カバー	SUS	3	
13	接続ユニオン	FCMB	1	
14	断熱材	グラスウール	1	
15	ダンパー	SUS	3	
16	電源ケーブル		1	アース付2.3m
17	脚	SUS	4	
18	アジャストボルト	SUS	4	





単位: mm

小金中学校

品質向上のため、予告なく製品の仕様を変更する事があります。

*		BAA-3-0289	DATE 2021.08.10	規格・寸法 LGH-150				* — *
			FILE LGH-150	機器名称 ガス炊飯器	No. *	Quant. *	SCALE 1:10	

NO.	品名	摘要
1	甲板	SUS 430 t1.2 No.4
2	脚パイプ	SUS 430 t1.2 φ38
3	補強パイプ	SUS 403 t1.2 □32×16
4	キャスター	φ125 ウレタン車 4輪自在 対角ストッパー付
5	水切ストレーナー	SUS 430 パンチング板
6	排水金具	真鍮クロームメッキ 25A 目皿・コックバルブ付

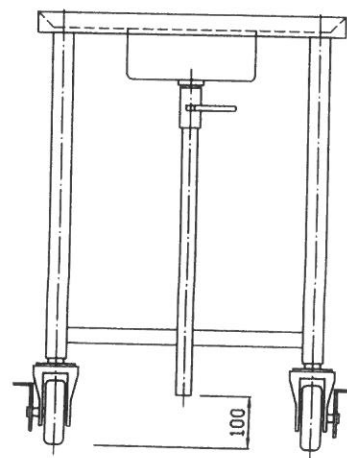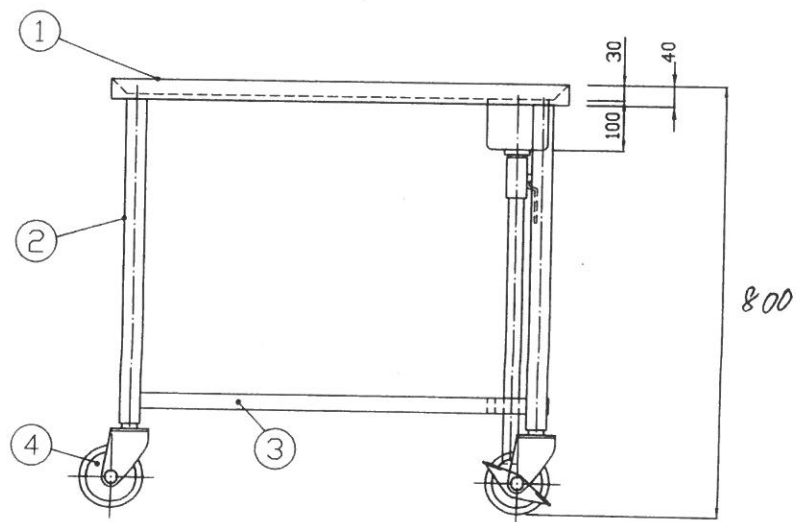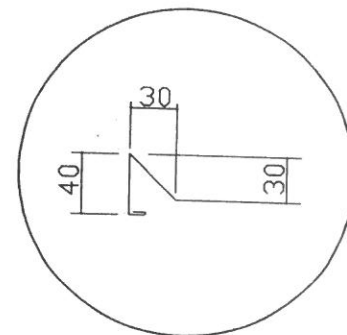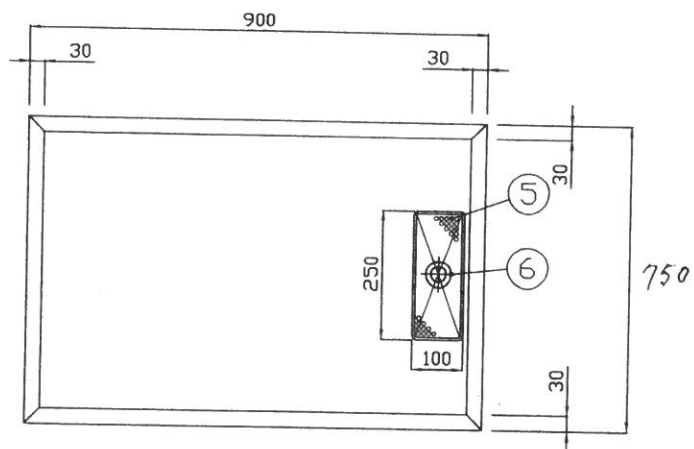

第六中学校

図番

縮尺 1/10




ドライ移動台

設計


製図

日付 18/11/29

900×750×800

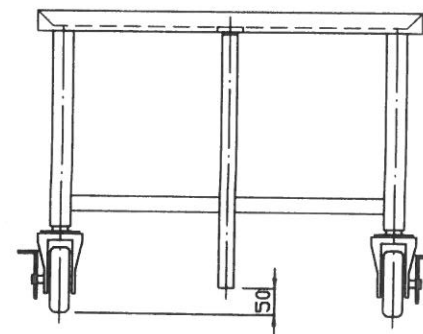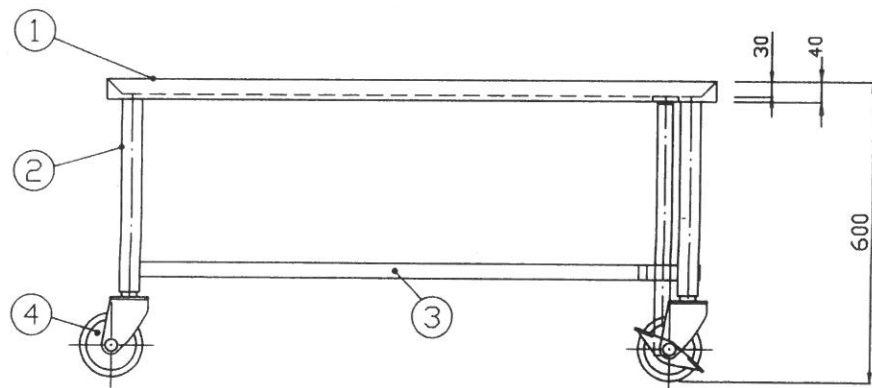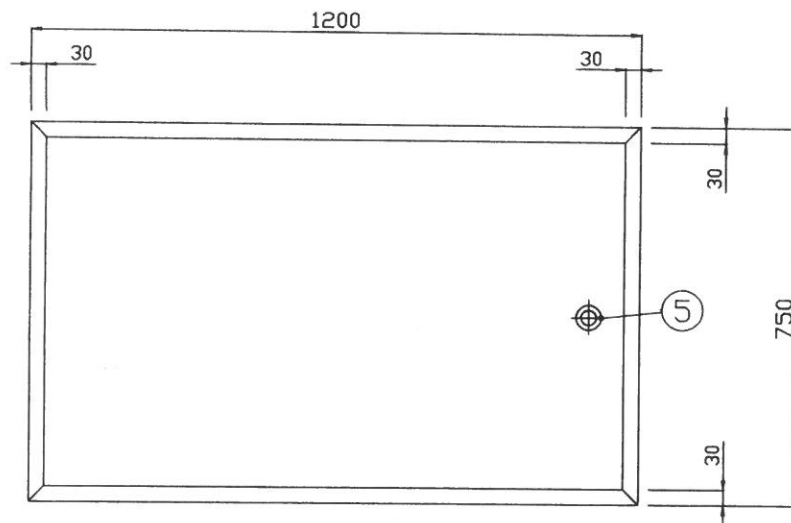




NO.	品名	摘要
1	甲板	SUS 430 t1.2 No.4
2	脚パイプ	SUS 430 t1.2 φ38
3	補強パイプ	SUS 403 t1.2 □32×16
4	キャスター	φ125 ウレタン車 4輪自在 対角ストッパー付
5	排水金具	目皿 25A 塩ビ管付

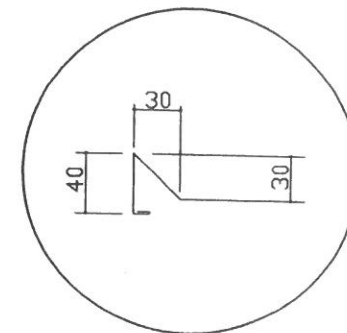

栗ヶ沢中学校

縮尺 1/10	ドライ移動台	台数	図番
設計			
製図			
日付 2026/06/03	1,200×750×600		

NO.	品名	仕様
1	甲板	SUS430 t1.2 #4仕上
2	脚パイプ	SUS430 t1.2 φ38
3	キャスター	φ125 4輪自在 ウレタン車 4輪ストッパー付
4	補強パイプ	SUS430 t1.2 □32×16

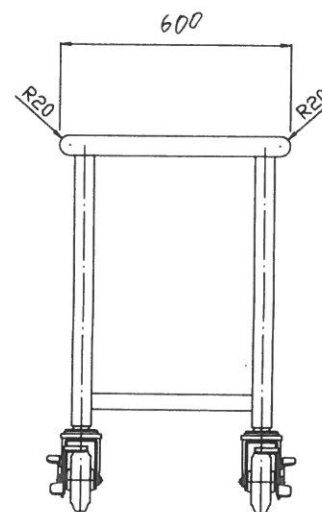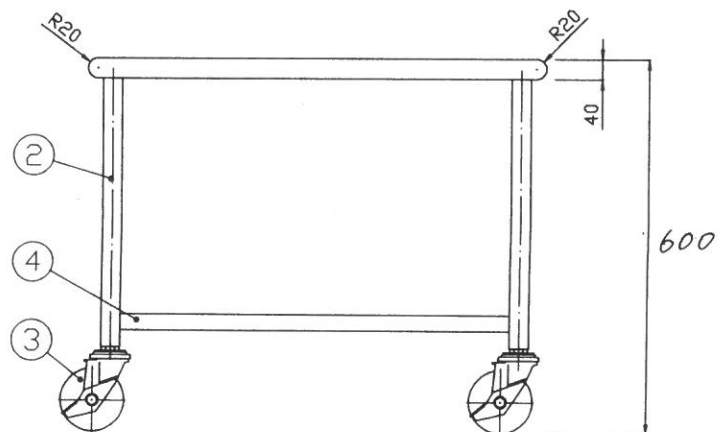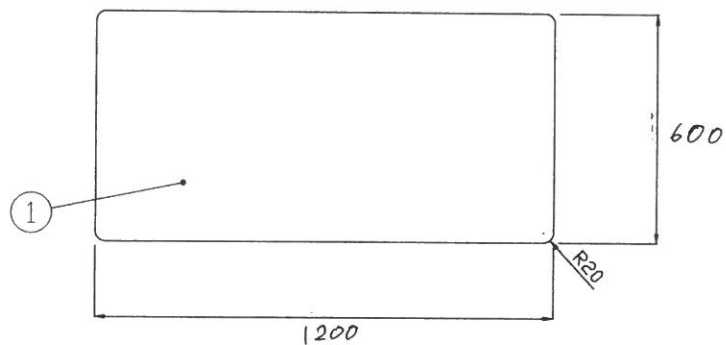

*4面R

常盤平中学校

縮尺 1/10

設計
製図

日付 2026/06/03

移動台

1200 x 600 x 600

台数

図番